


- Int.01: posa estintori
- Int.03: posa cartello uscita di emergenza
- Int.08: sistemazione porte REI esistenti
- Int.09: posa porte REI 60
- Int.12: realizzazione aperture di areazione
- Int.13: riparazione opere in ferro
- Int.15: divisori REI 120
- Int.18: nuovi corpi illuminanti
- Int.23: riparazione opere in legno
- Int.26: protezione tubazione con collari antincendio

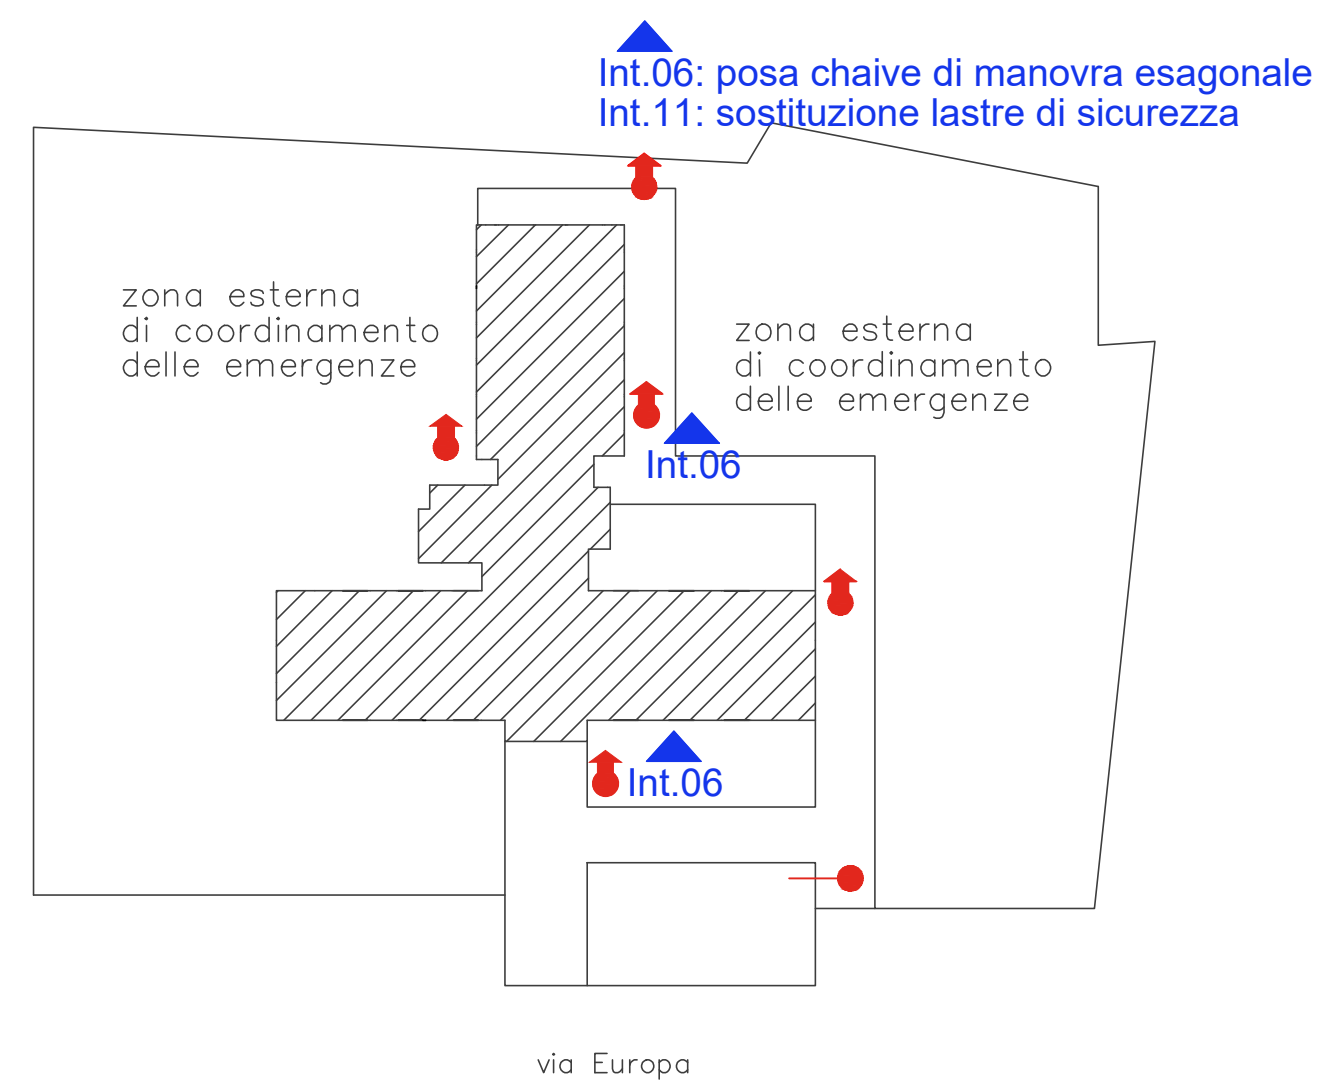

LEGENDA	
Simbologia principale estratta dal D.M.30-11-1983	
	Percorso di uscita in orizzontale
	Estintore
	Naspo
	Idrante DN 45
	Idrante soprasuolo
	Attacco autopompa
	Rivelatore di incendio
	Pulsante d'allarme
	Pulsante di emergenza
	Allarme incendio
	Indicatore uscite di sicurezza
	Luce di emergenza
	Porta REI
	Muratura REI 120
	Rete idranti
	Filtro a prova di fumo
	Valvola di intercettazione gas
	Percorso tubazione gas
	Percorso di uscita verso il basso
	Percorso di uscita verso l'alto



LarioEsco S.r.l. C.so XXV Aprile 74/E, 22036 Erba (CO), Italy
C.F. e P.IVA: 03534490135

COMMITTENTE:

COMUNE DI FIGINO SERENZA
C.F.e P.IVA 00415540137
Via XXV Aprile, 16 - 22060 - Figino Serenza (CO)

PROGETTO ESECUTIVO:
PROGETTO DI ADEGUAMENTO ALLA NORMATIVA ANTINCENDIO

UBICAZIONE:
VIA EUROPA, 25, FIGINO SERENZA (CO) - 22060

PROGETTISTA: DOTT. ING. RICCARDO SAVARINO
ORDINE DEGLI INGEGNERI DI PAVIA N° 663
ALBO M.I. N° 0066300148

OGGETTO:
INTERVENTI NECESSARI - PIANTA PIANO
INTERRATO SCUOLA SECONDARIA

SCALA: 1:100	DATA: 28-11-2018	AGG.: 00/00/0000	TAVOLA A.01
TUTTI I DIRITTI D'AUTORE SONO RISERVATI			