



SCAVO E POSA IN OPERA TUBAZIONE

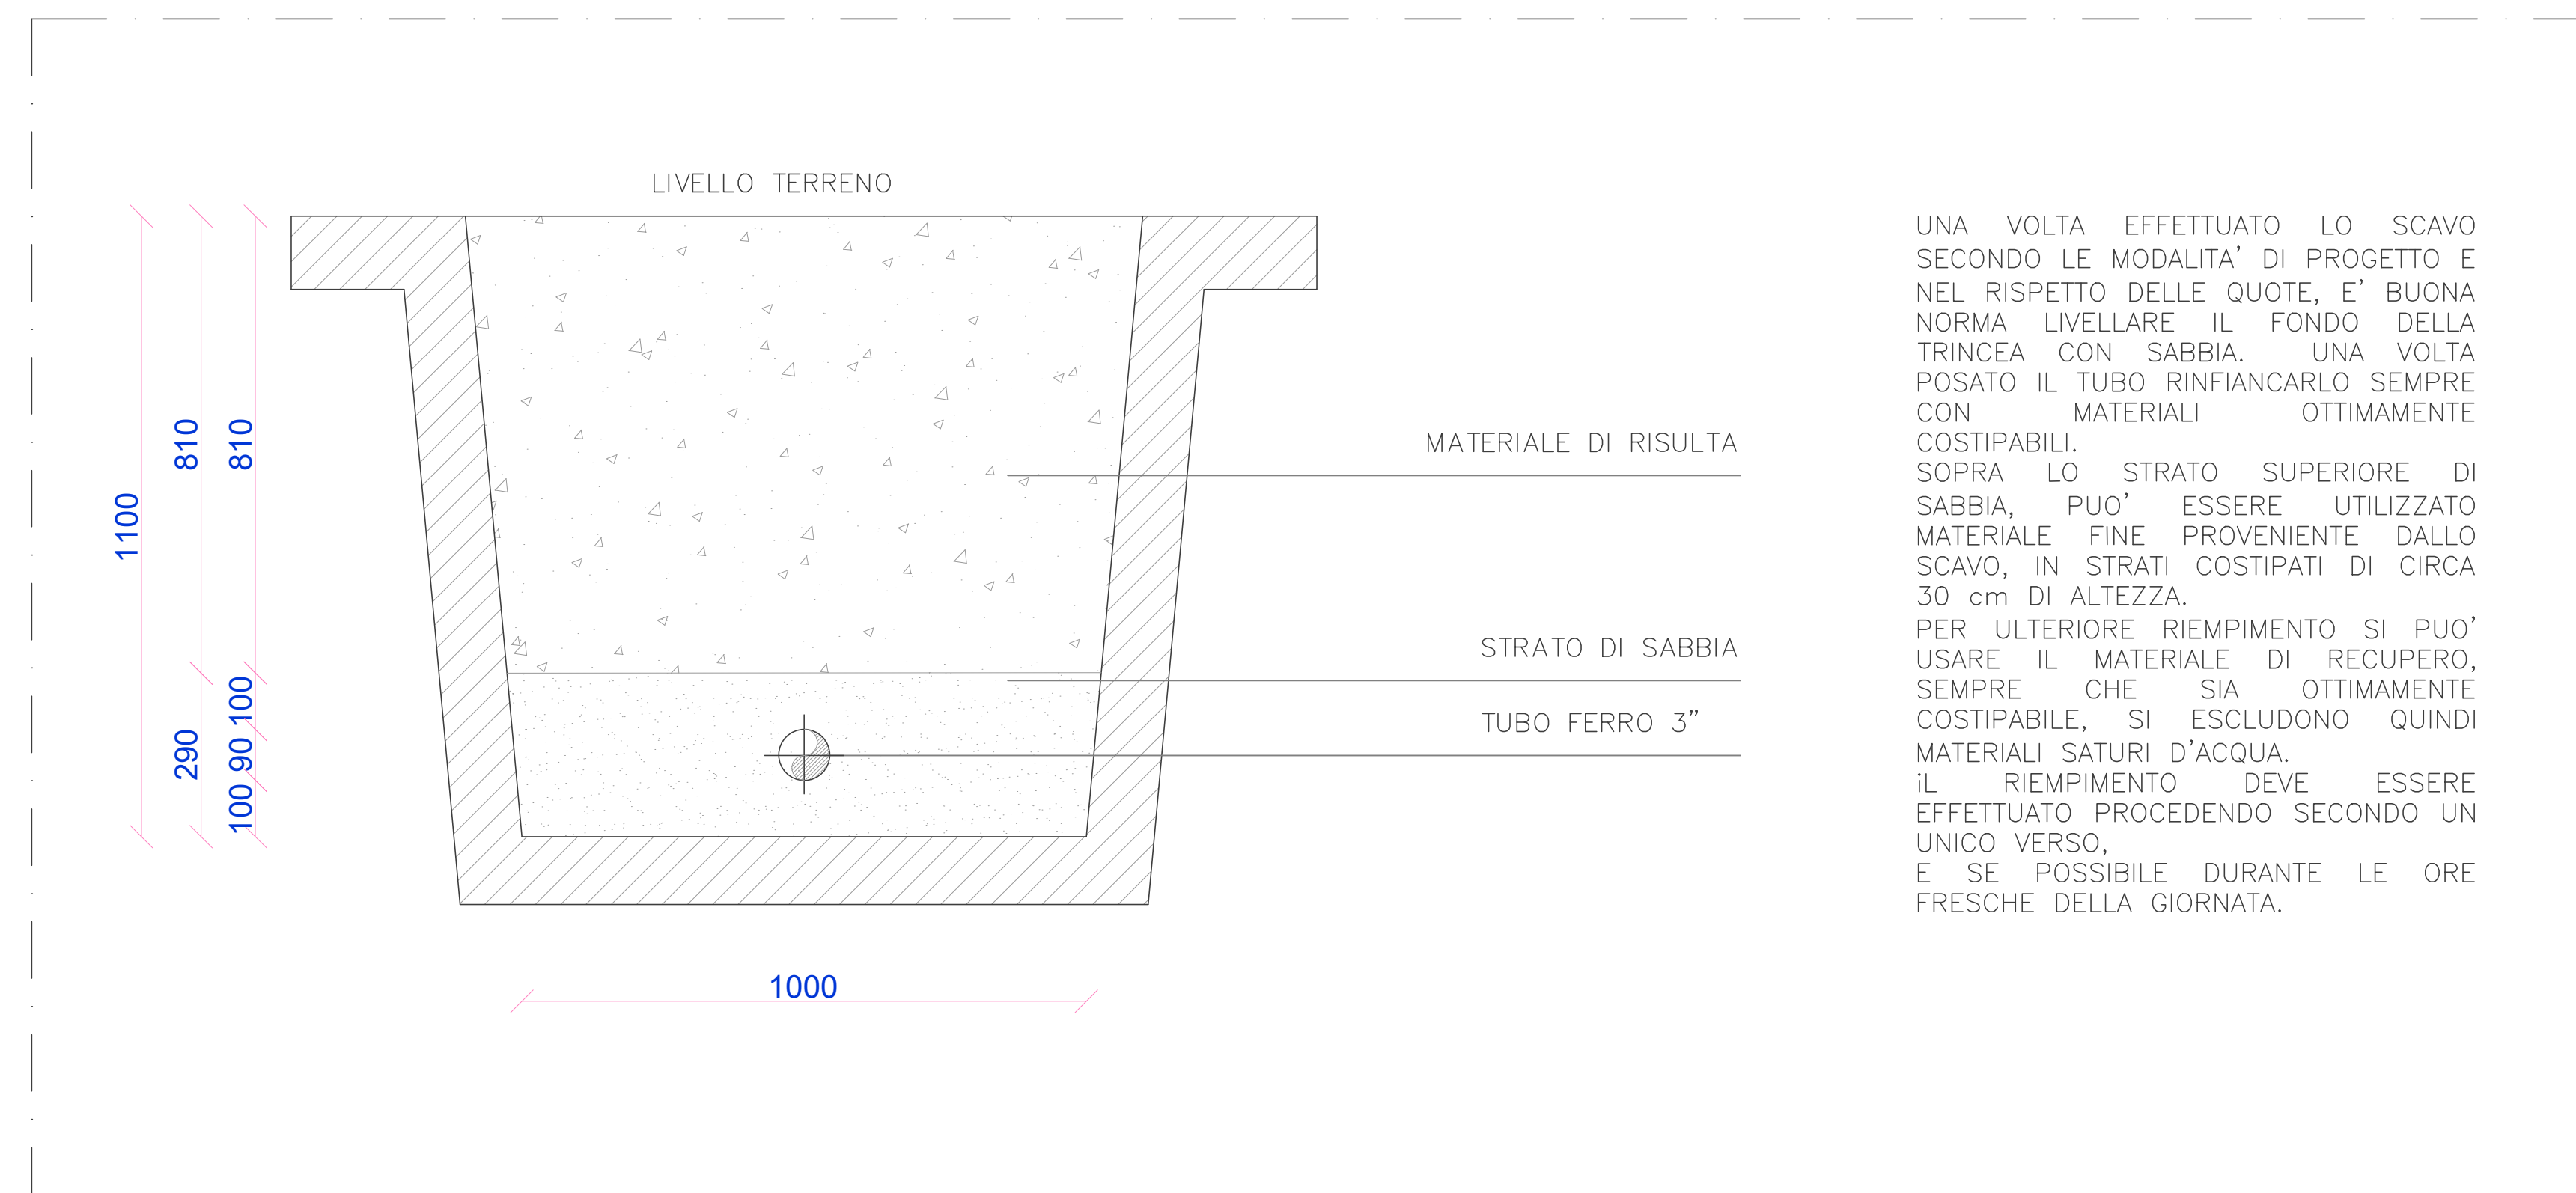

PARTICOLARE INSTALLAZIONE GRUPPO ATTACCO MOTOPOMPA VV.F. UNI 70

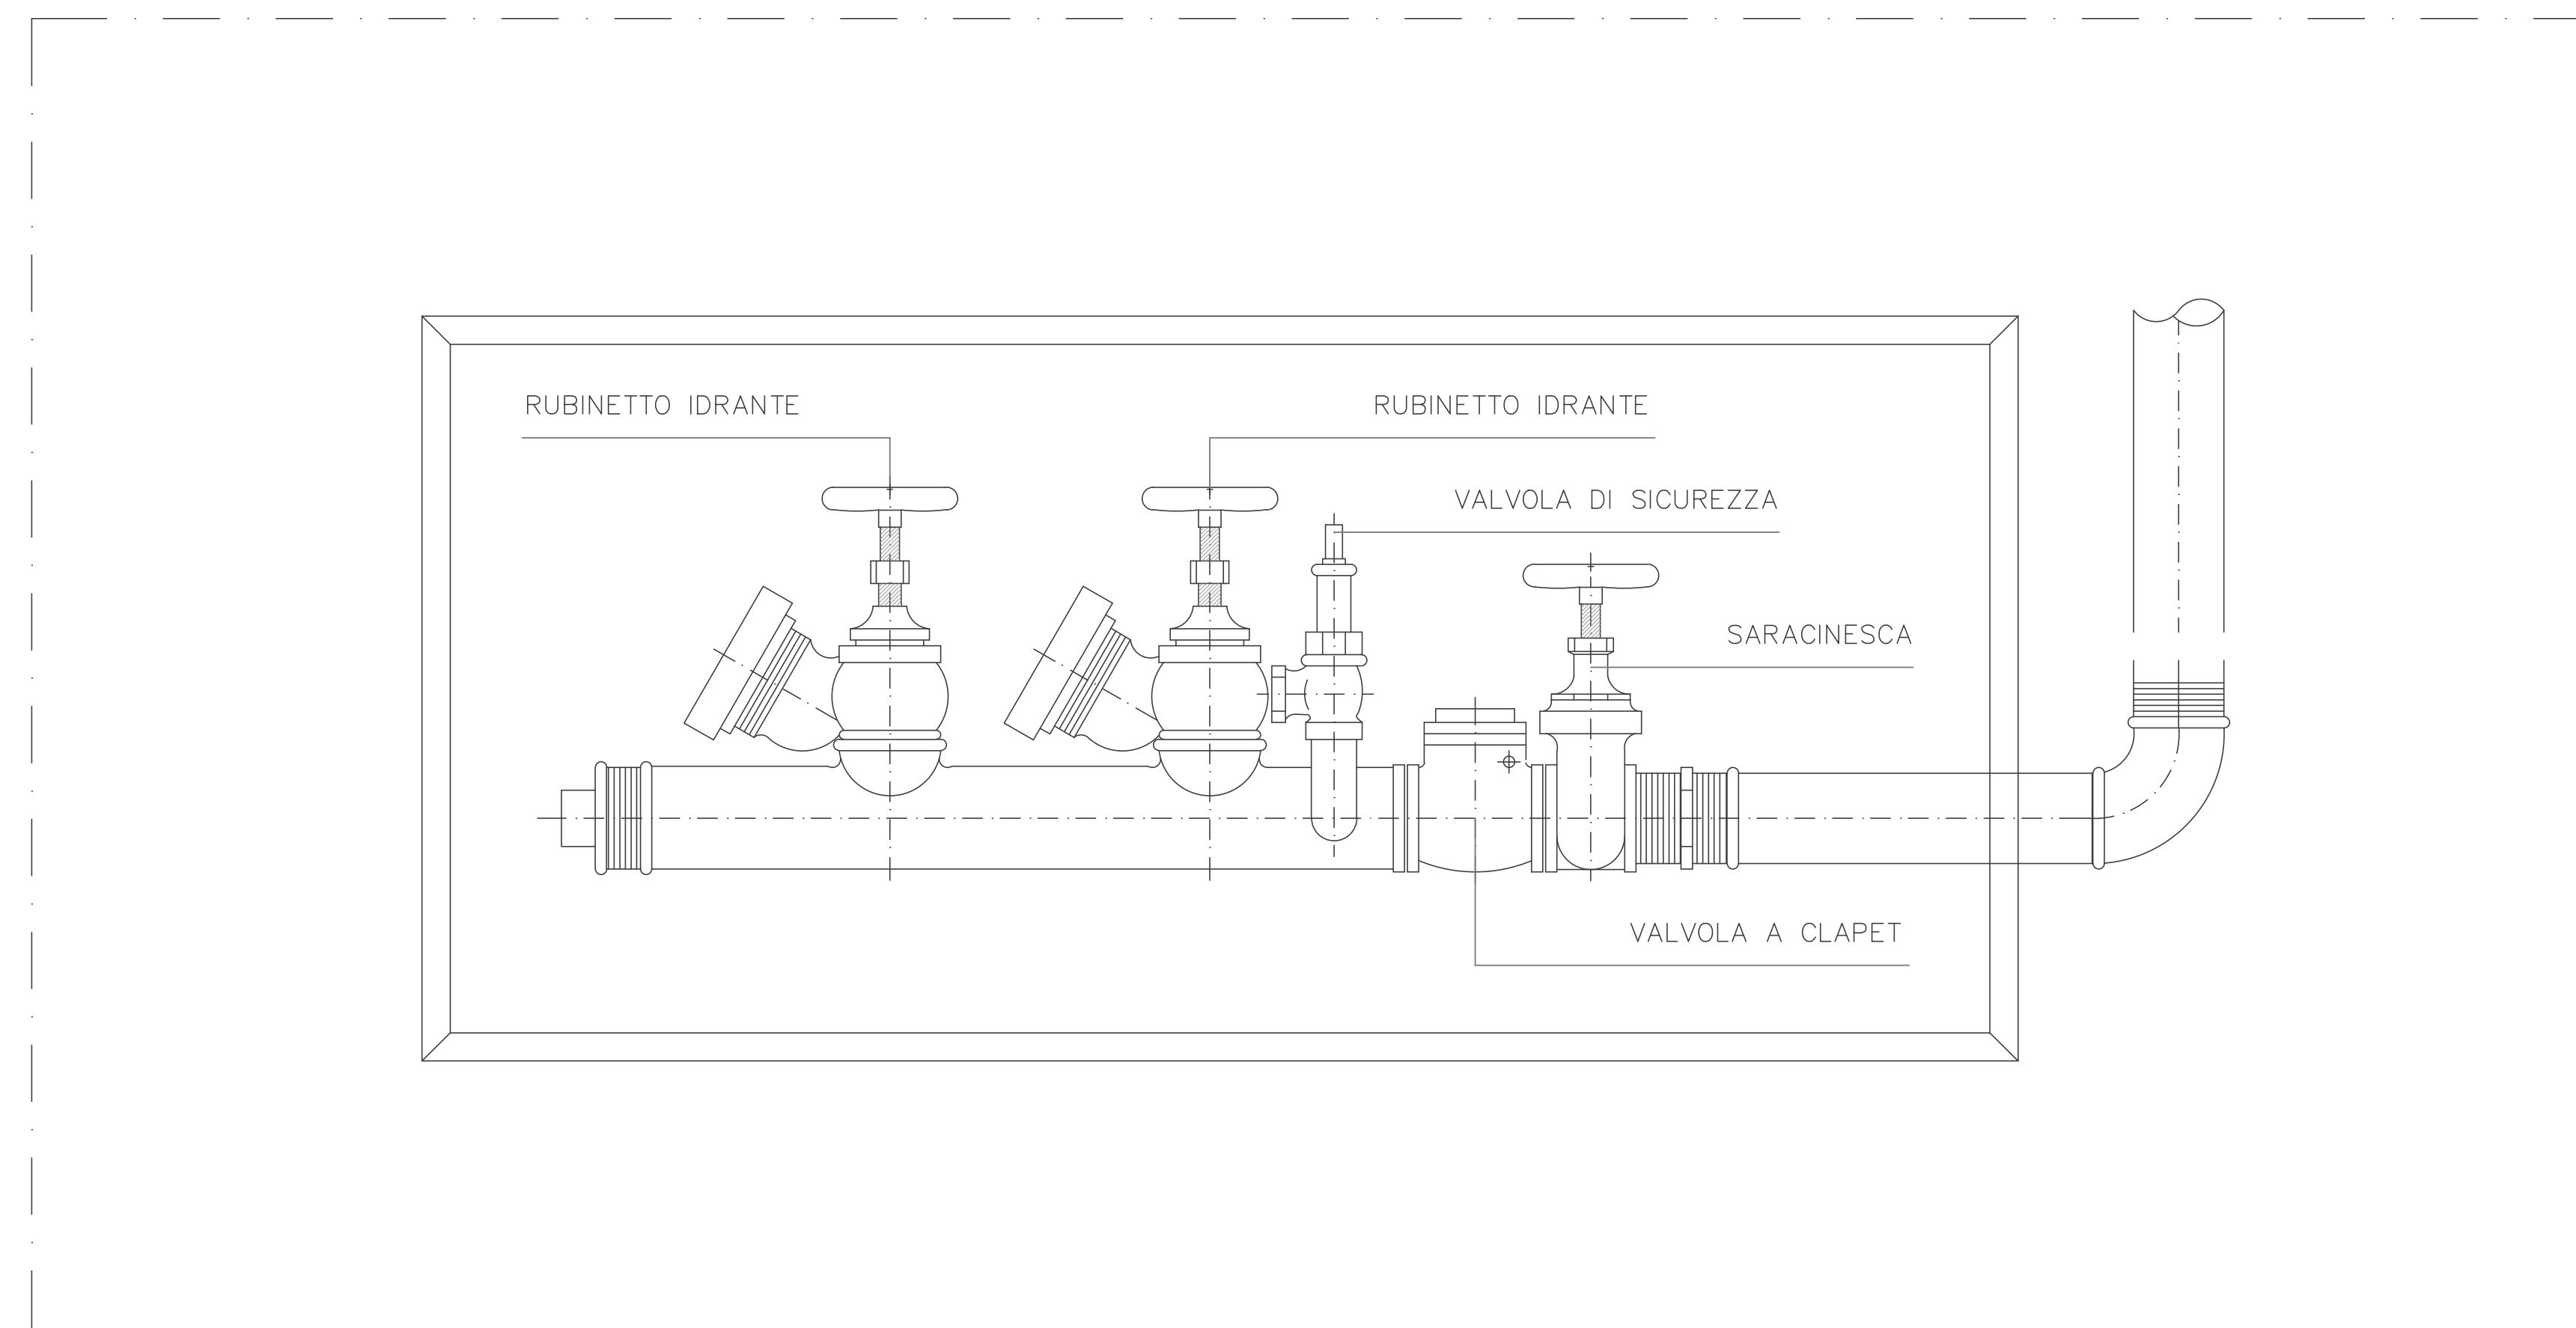

LarioEsco S.r.l. C.so XXV Aprile 74/E, 22036 Erba (CO), Italy
C.F. e P.IVA: 03534490135

COMMITTENTE:

COMUNE DI FIGINO SERENZA
C.F.e P.IVA 00415540137
Via XXV Aprile, 16 - 22060 - Figino Serenza (CO)

PROGETTO ESECUTIVO:
PROGETTO DI ADEGUAMENTO ALLA NORMATIVA ANTINCENDIO

UBICAZIONE:
VIA EUROPA, 25, FIGINO SERENZA (CO) - 22060

PROGETTISTA: DOTT. ING. RICCARDO SAVARINO
ORDINE DEGLI INGEGNERI DI PAVIA N° 663
ALBO M.I. N° 0066300148

OGGETTO:
RETE IDRICA ANTINCENDIO - PARTICOLARI ESECUTIVI

SCALA: 1:10
DATA: 28-11-2018
AGG.: 00/00/0000

TAVOLA

1.03

TUTTI I DIRITTI D'AUTORE SONO RISERVATI