
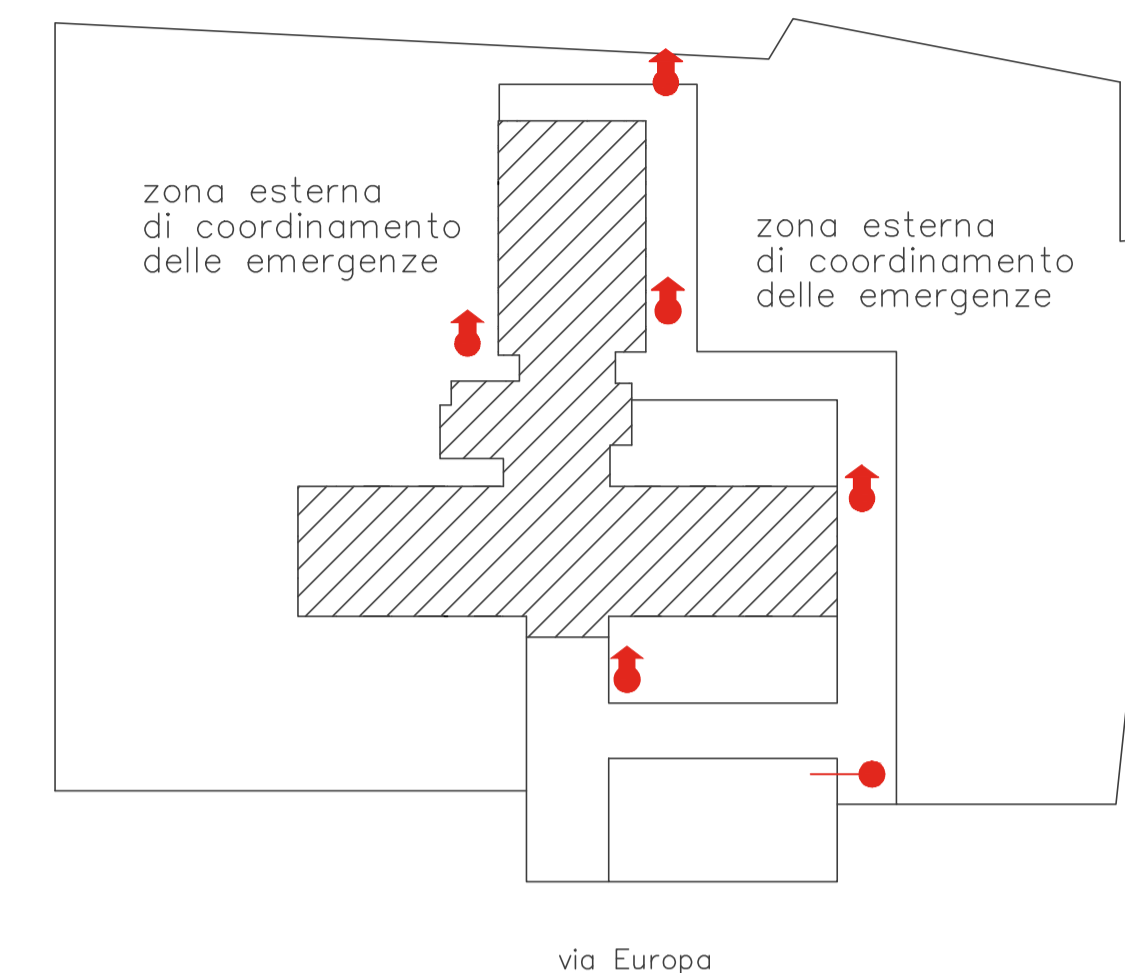


LEGENDA APPARECCHIATURE	
	QUADRO ELETTRICO
	PRESA BIPASSO 2P+T 10/16A
	PULSANTE
	APPARECCHIO ILLUMINANTE A SOFFITTO
	RADAR ALLARME
	INSERITORE ANTIFURTO
	INTERRUTTORE
	INTERRUTTORE CHIAVE
	2x1P+N10A30-A
	SPIA INCASSO ROSSA
	PUNTO DATI
	1x1P+N16A30-A
	INTERRUTTORE DEVIATO
	INTERRUTTORE INVERTITO
	1x4P16A
	CENTRALINO+PRESA 380V + 4P16A30-A
	PRESA UNEL

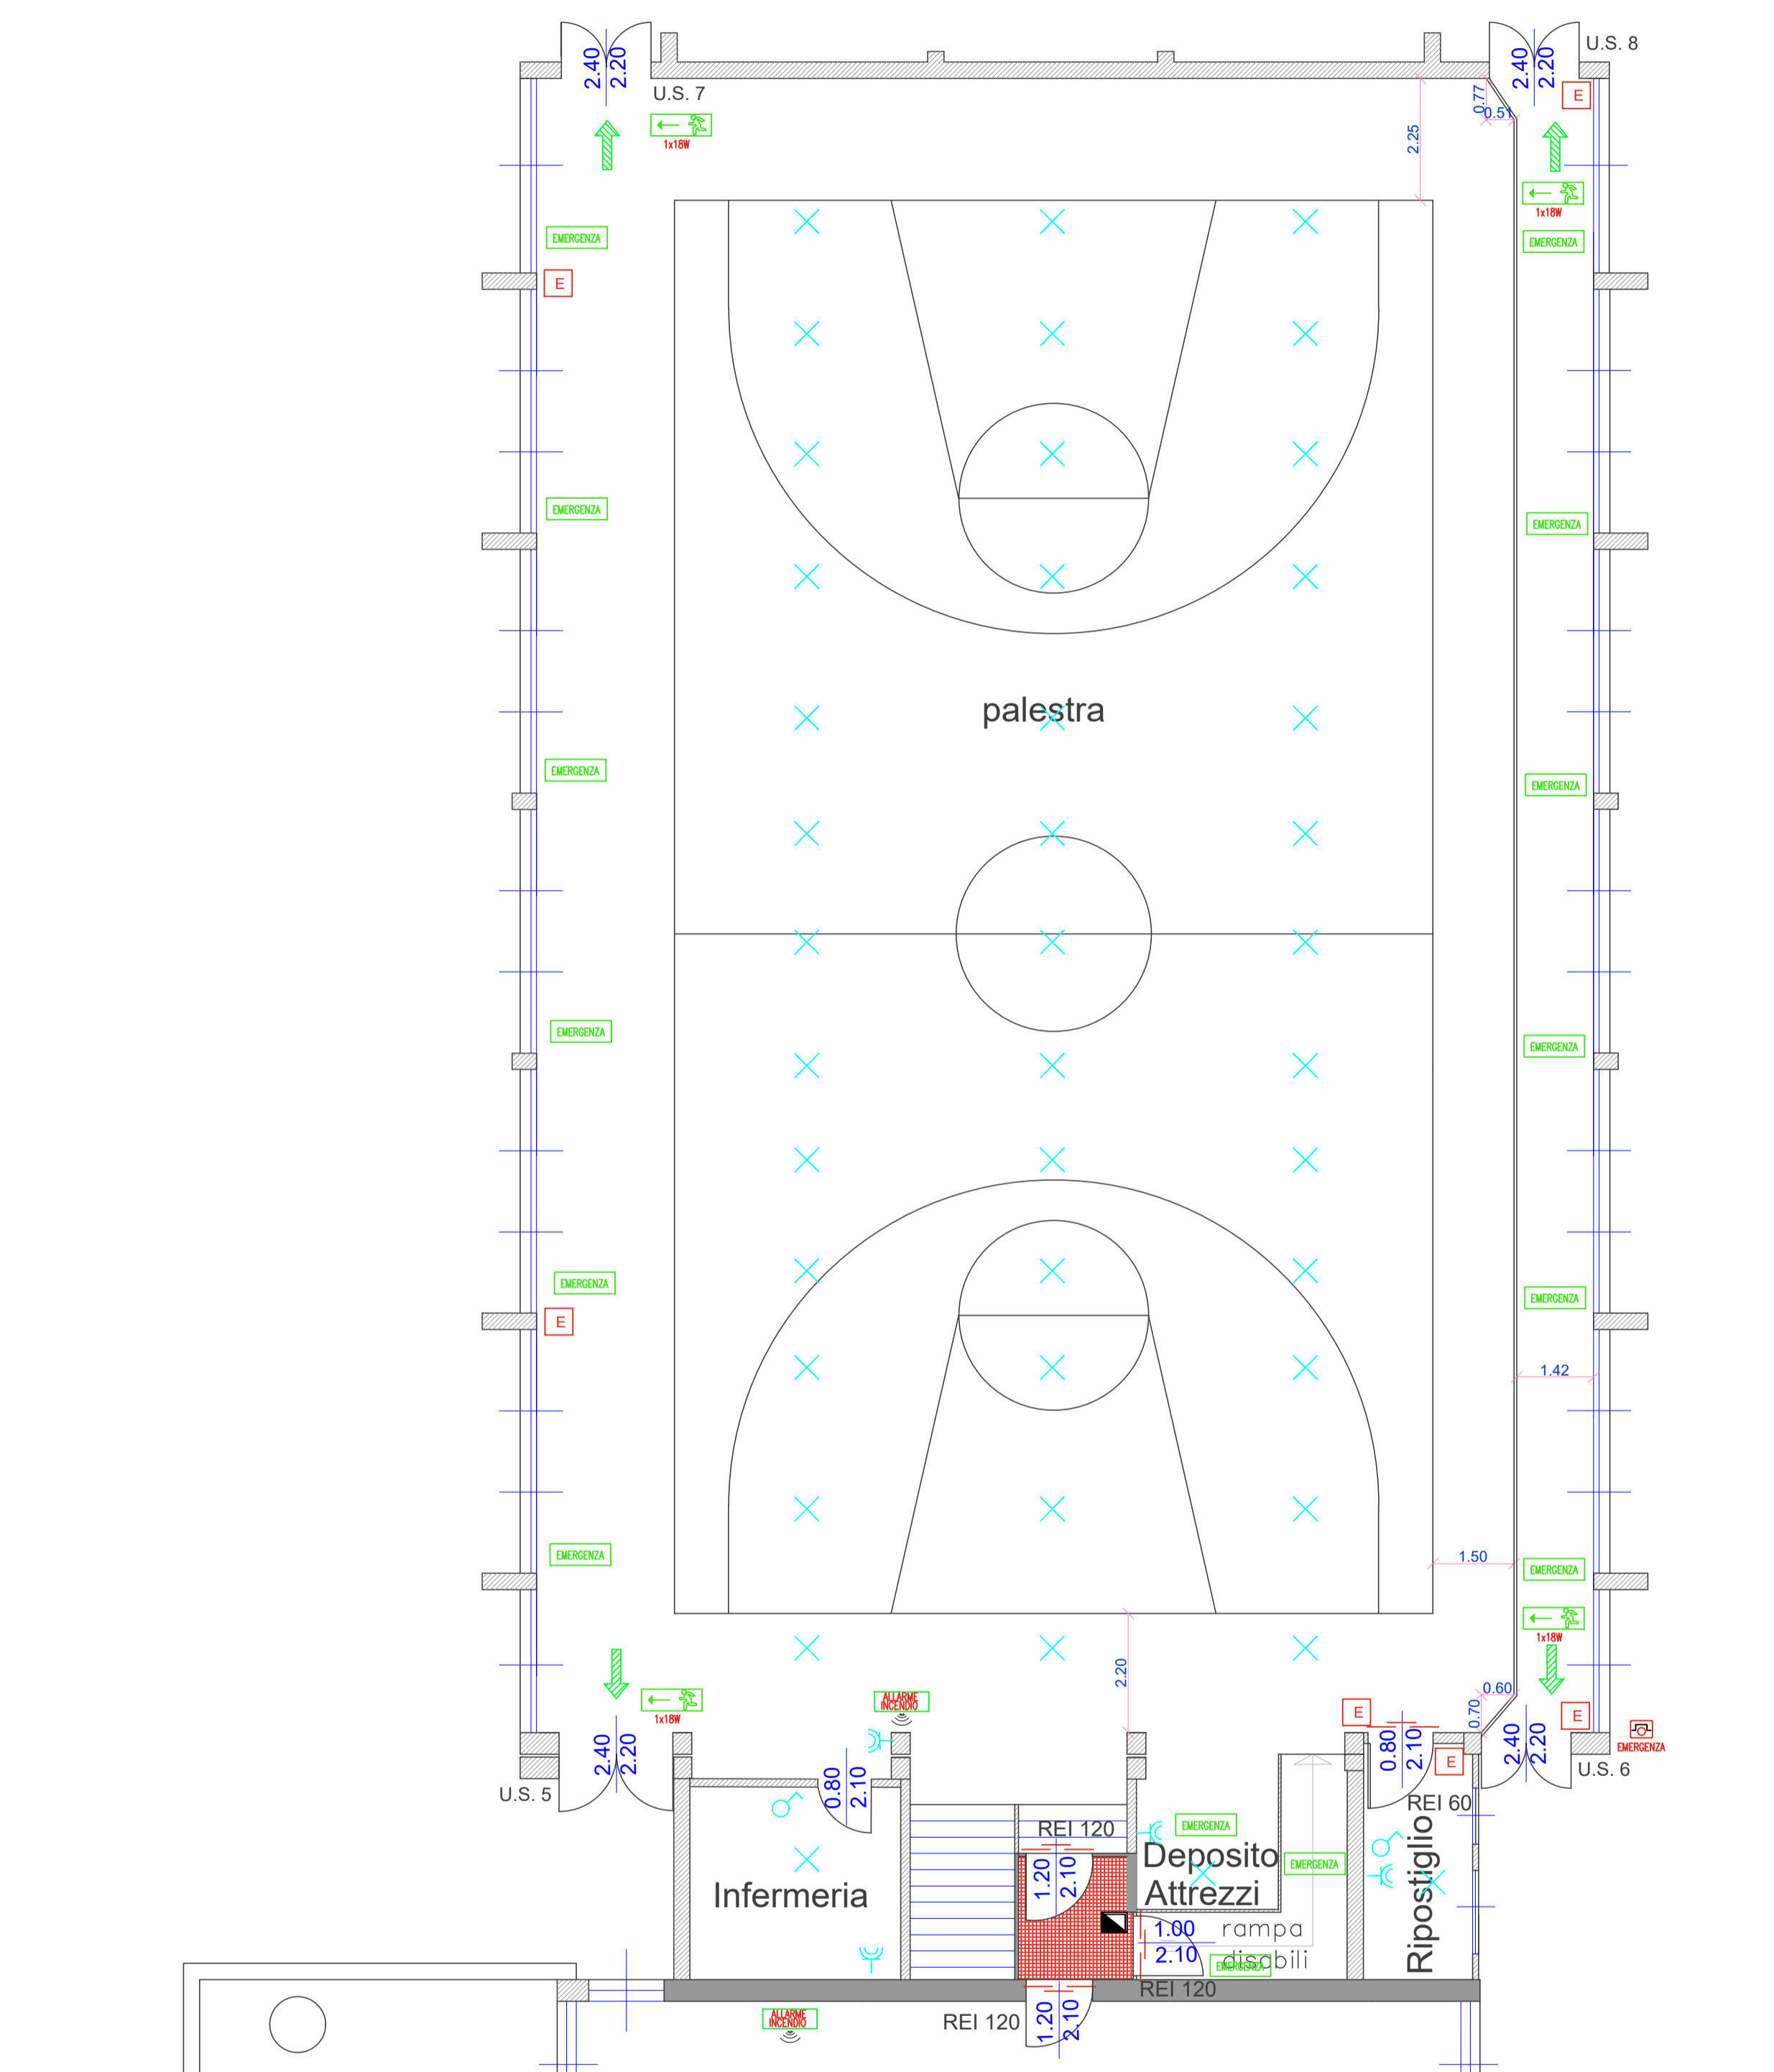

LarioEsco S.r.l. C.so XXV Aprile 74/E, 22036 Erba (CO), Italy
C.F. e P.IVA: 03534490135

COMMITTENTE:

COMUNE DI FIGINO SERENZA
C.F.e P.IVA 00415540137
Via XXV Aprile, 16 - 22060 - Figino Serenza (CO)

PROGETTO:
PROGETTO DI ADEGUAMENTO ALLA NORMATIVA ANTINCENDIO

UBICAZIONE:
VIA EUROPA, 25, FIGINO SERENZA (CO) - 22060

PROGETTISTA: DOTT. ING. RICCARDO SAVARINO
ORDINE DEGLI INGEGNERI DI PAVIA N° 663
ALBO M.I. N° 0066300148

OGGETTO:
PIANTA PIANO TERRA PALESTRA

SCALA: 1:100	DATA: 12-07-2018	AGG.: 00/00/0000	TAVOLA P.09
-----------------	---------------------	---------------------	-----------------------

TUTTI I DIRITTI D'AUTORE SONO RISERVATI