


# PLANIMETRIA POSIZIONE CENTRALE TERMICA

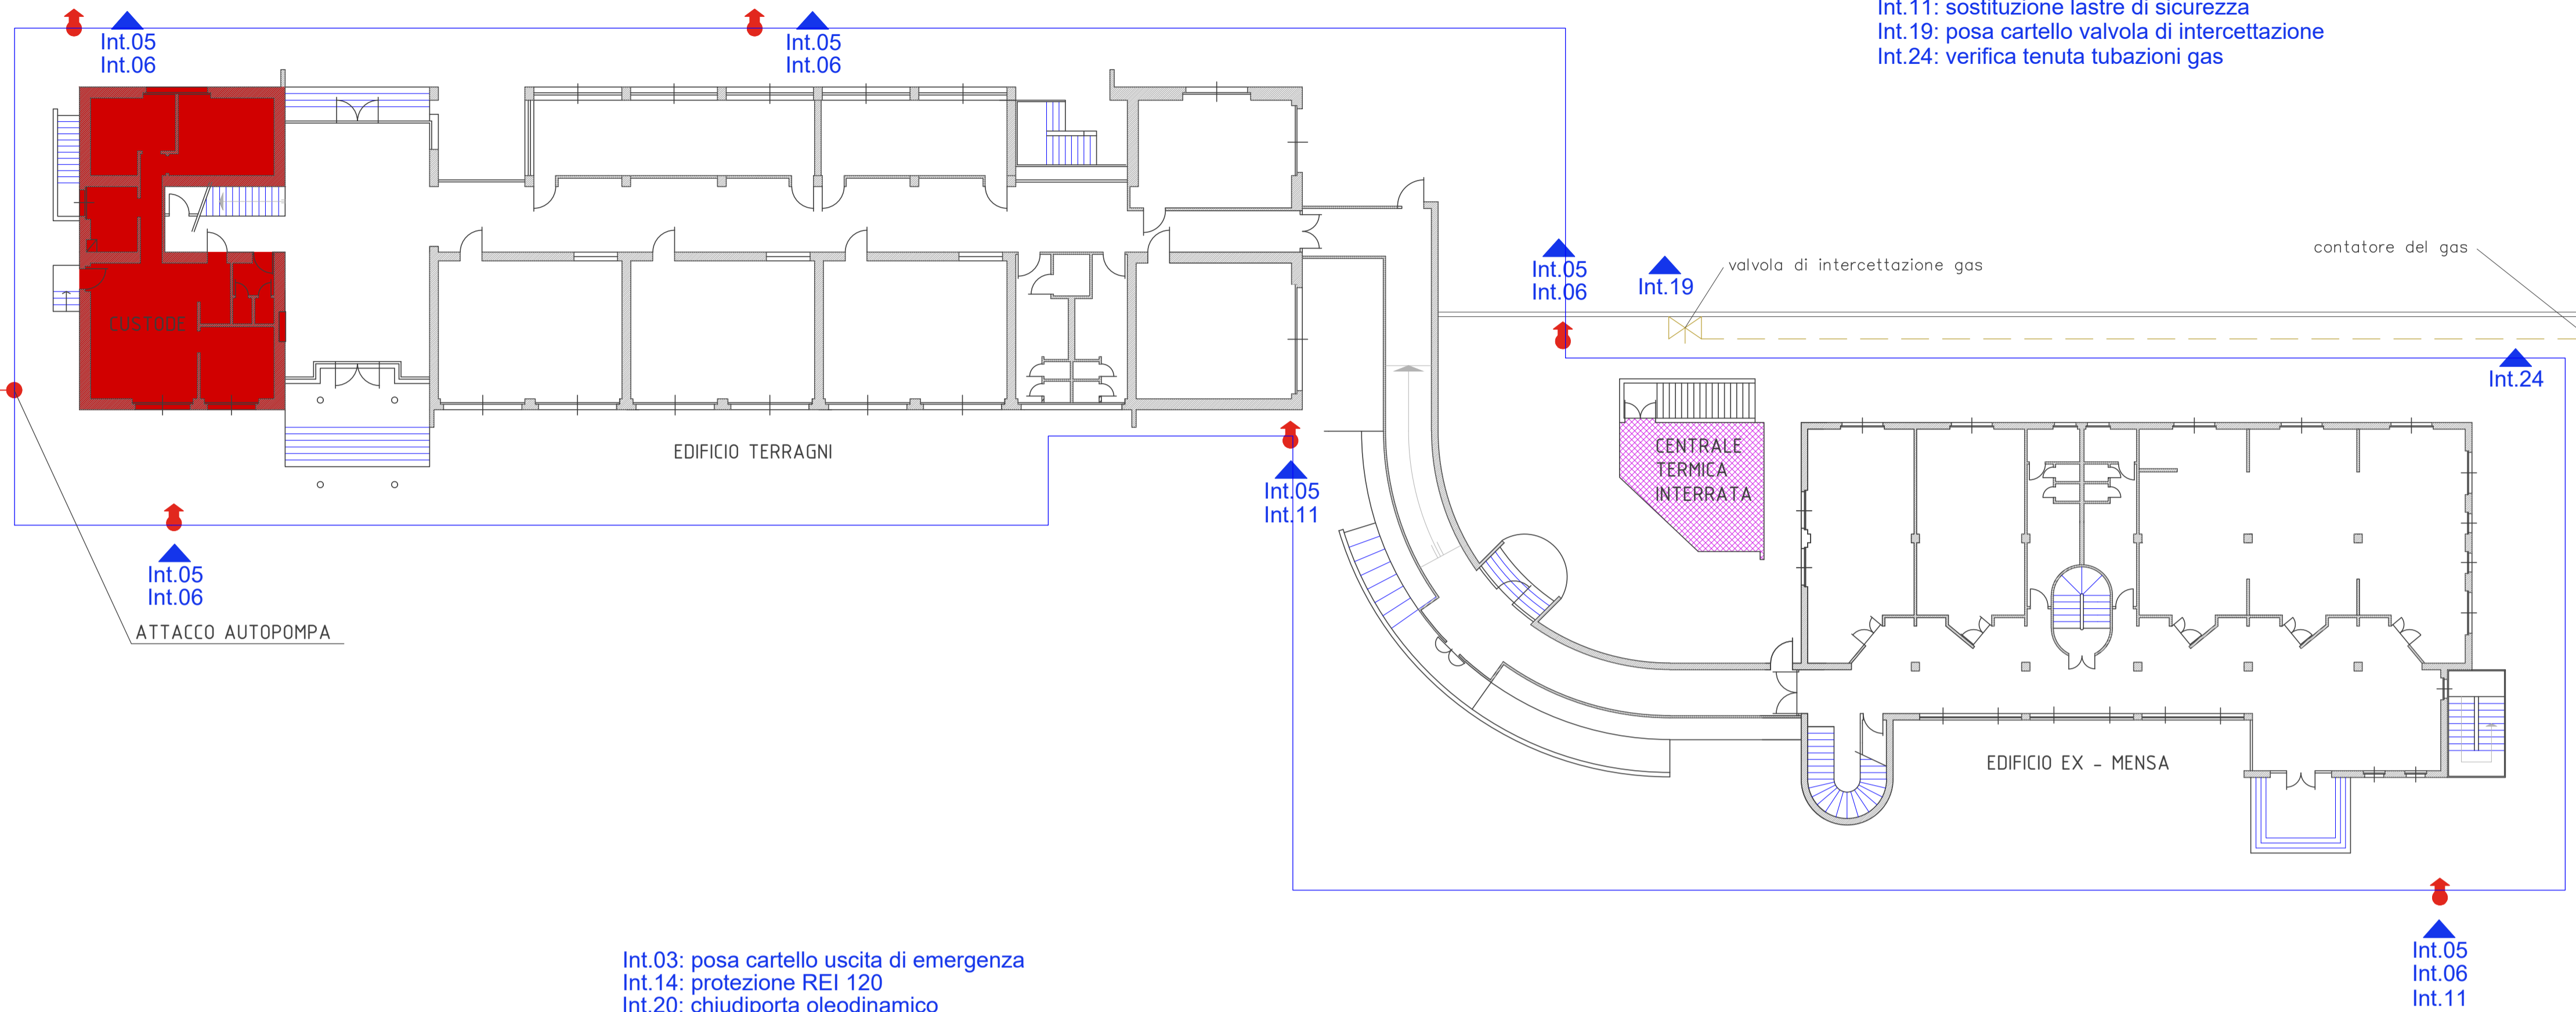


Int.05: posa cartello segnalazione idranti  
 Int.06: posa chiave di manovra esagonale  
 Int.11: sostituzione lastre di sicurezza  
 Int.19: posa cartello valvola di intercettazione  
 Int.24: verifica tenuta tubazioni gas


LEGENDA	
Simbologia principale estratta dal D.M.30-11-1983	
	Percorso di uscita in orizzontale
	Estintore
	Naspo
	Idrante DN 45
	Idrante soprasuolo
	Attacco autopompa
	Rivelatore di incendio
	Pulsante d'allarme
	Pulsante di emergenza
	Allarme incendio
	Indicatore uscite di sicurezza
	Luce di emergenza
	Porta REI
	Muratura REI 120
	Rete idranti
	Filtro a prova di fumo
	Valvola di intercettazione gas
	Percorso tubazione gas
	Percorso di uscita verso il basso
	Percorso di uscita verso l'alto

# PIANTA PRINCIPALE


Int.03: posa cartello uscita di emergenza  
 Int.14: protezione REI 120  
 Int.20: chiudiporta oleodinamico  
 Int.21: pitturazione gialla di segnalazione gas metano  
 Int.22: spostamento estintore  
 Int.25: fornitura e posa cassetta porta chiavi  
 Int.12: realizzazione aperture di aerazione

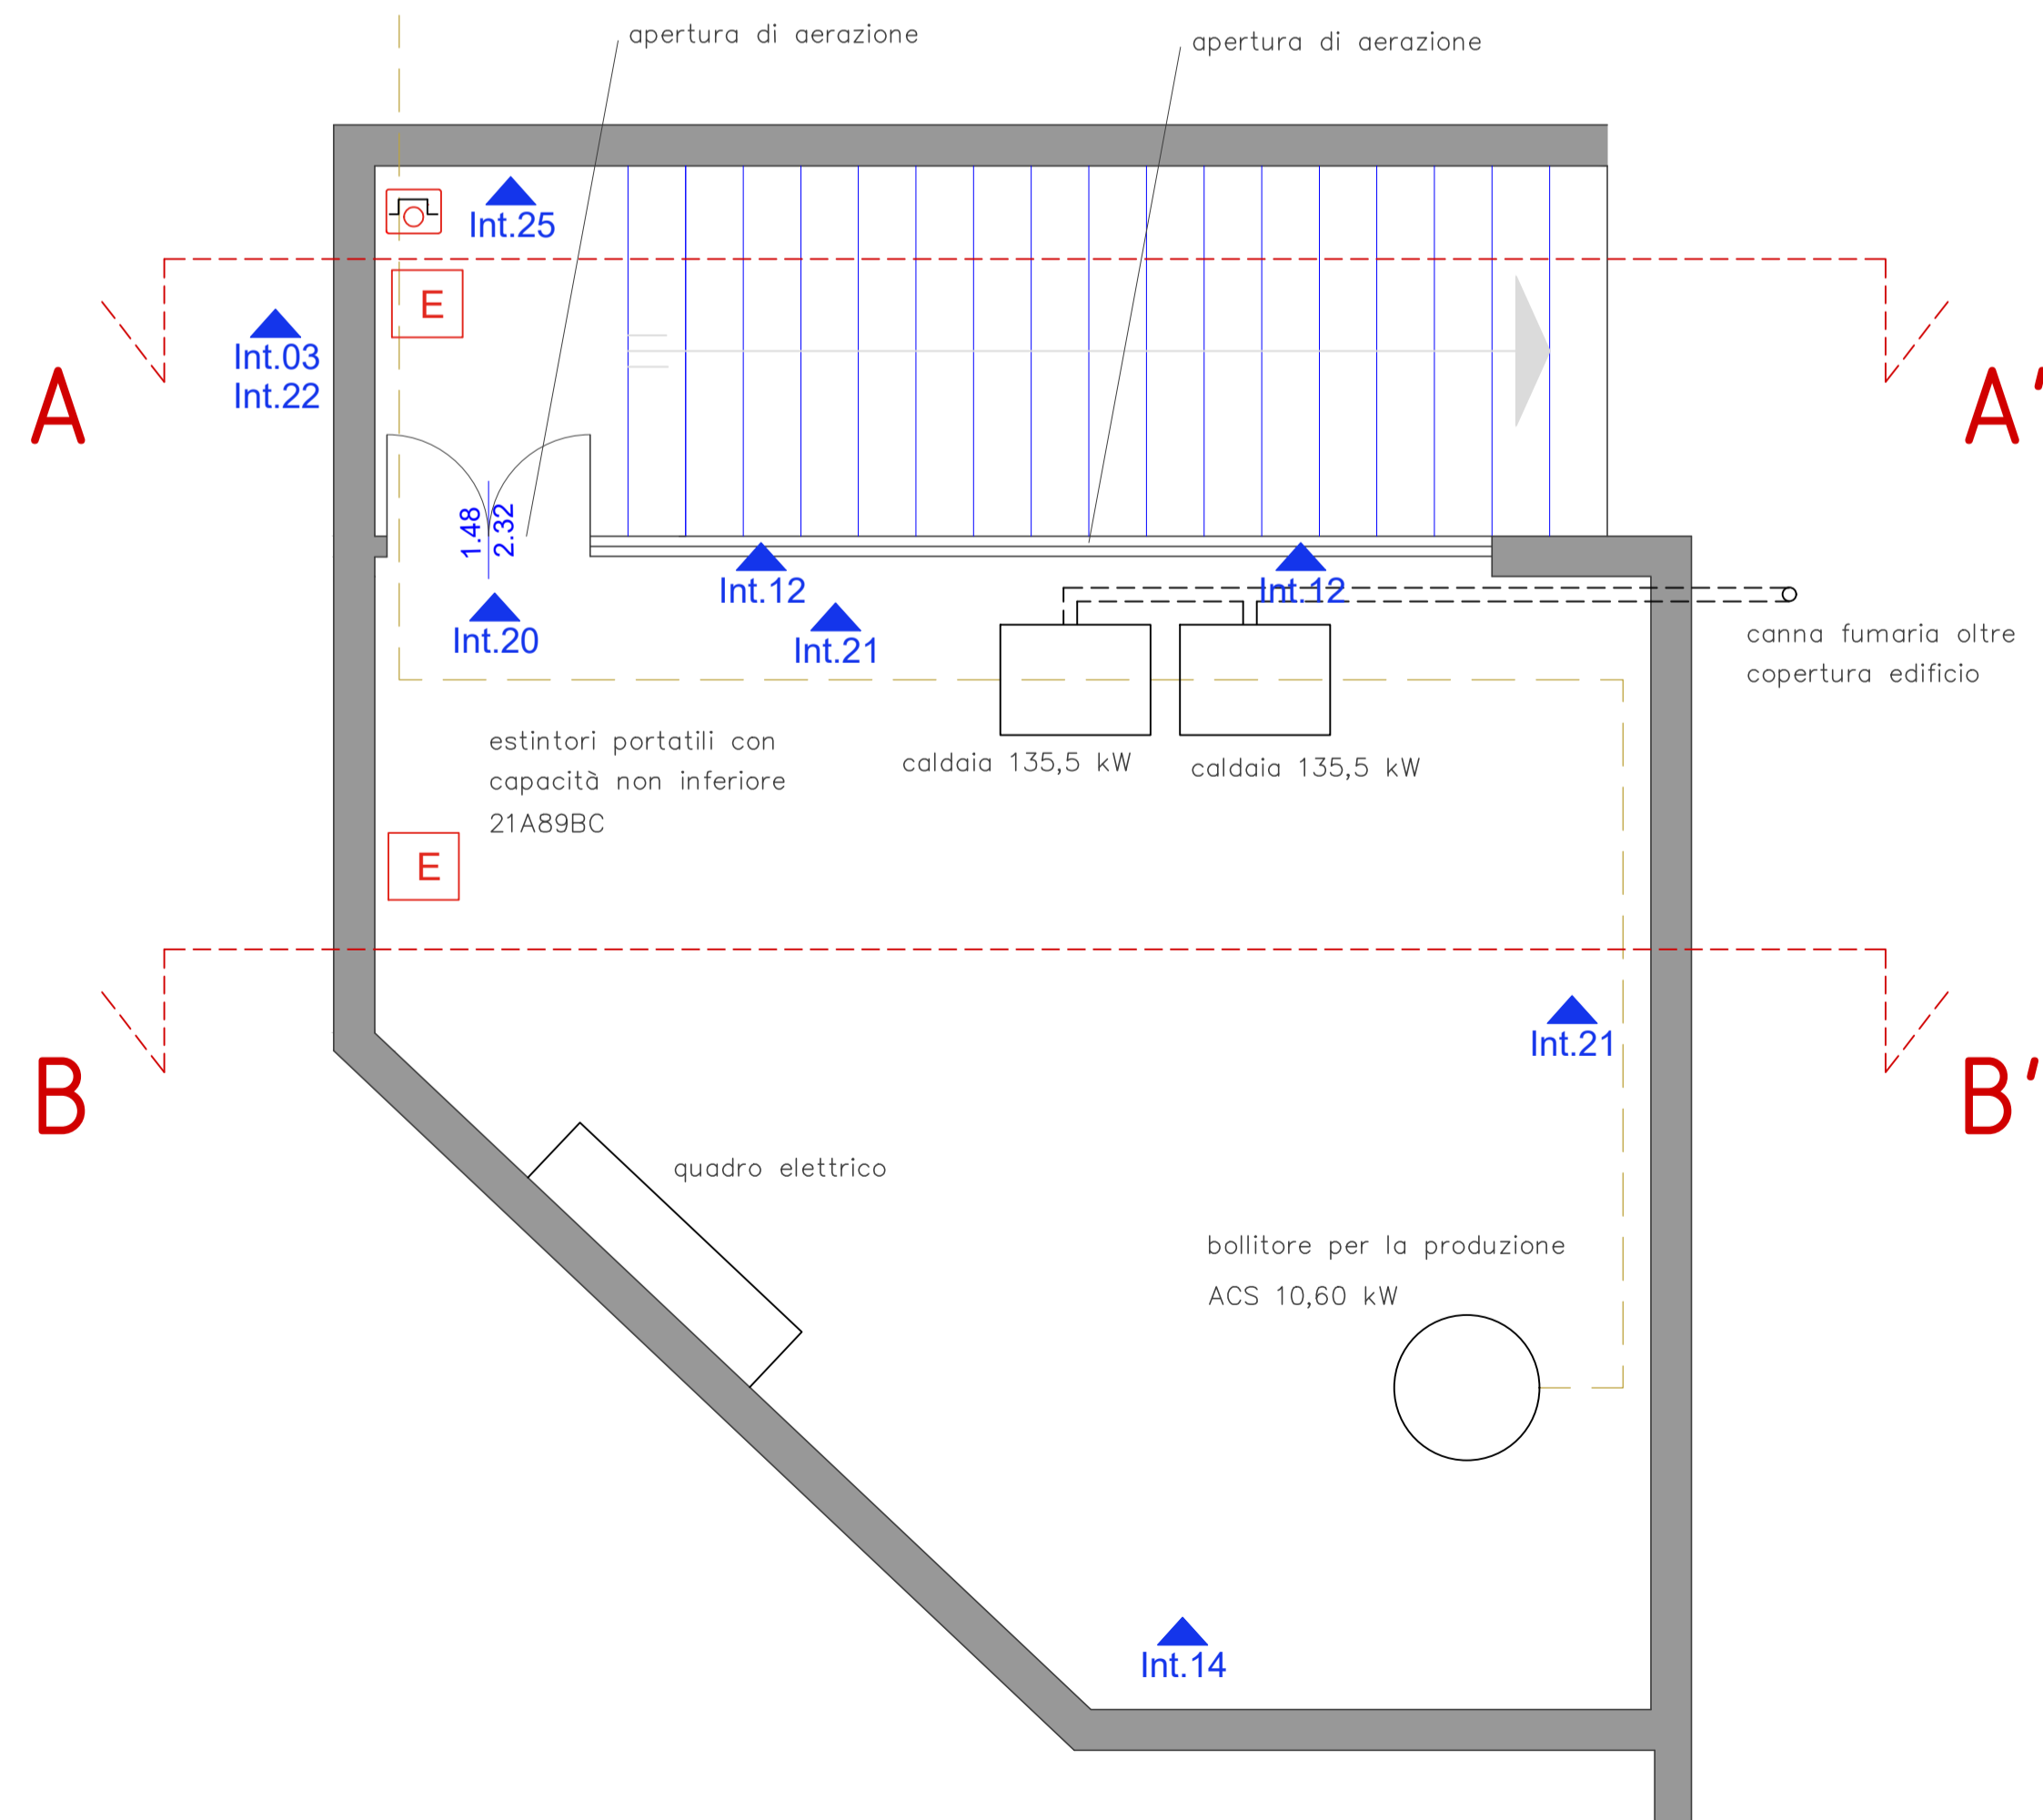

# SEZIONE A-A'

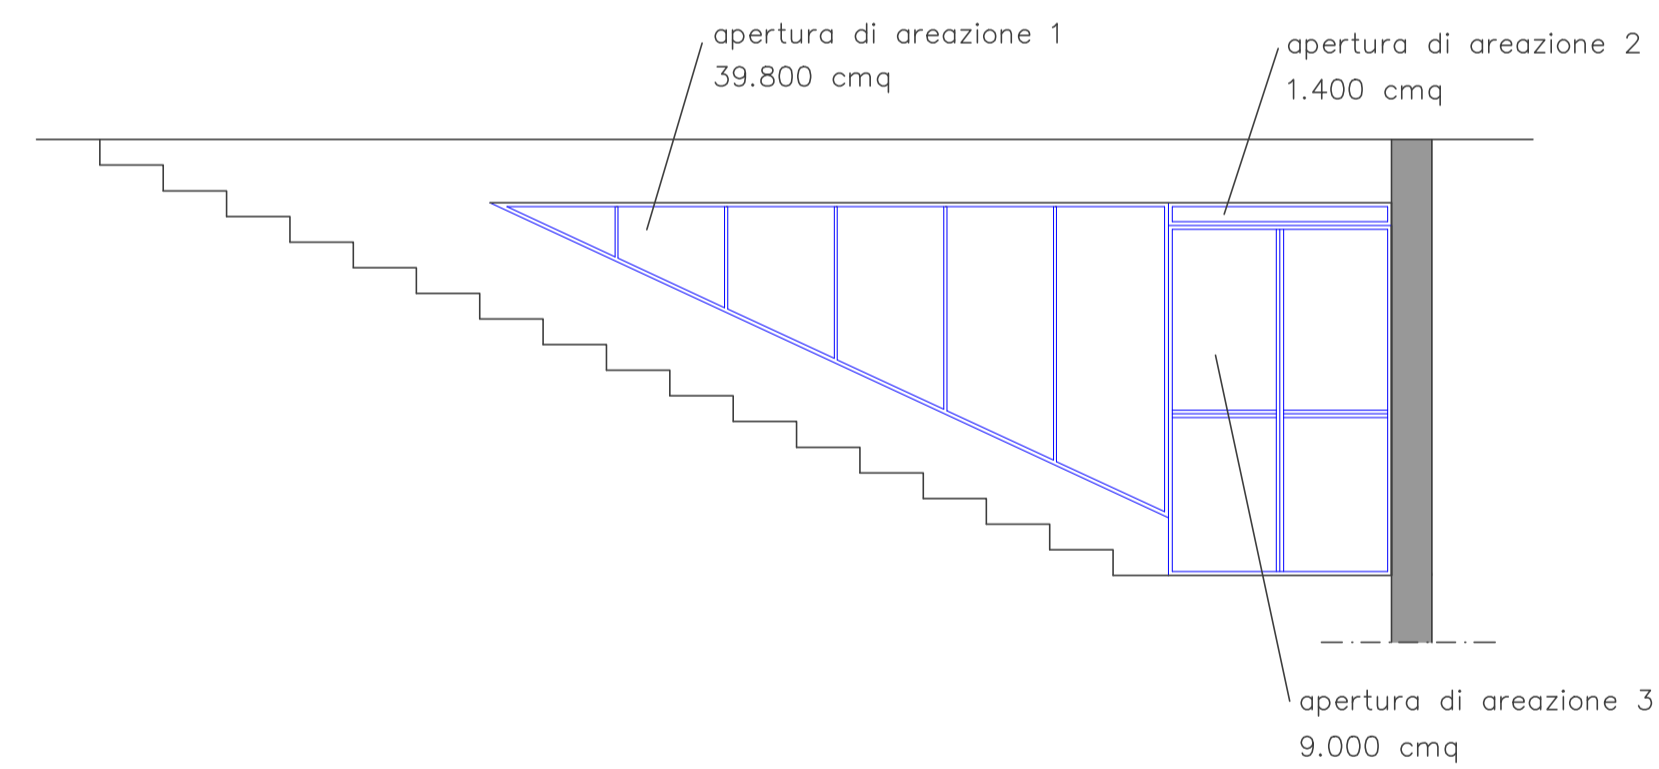

# SEZIONE B-B'

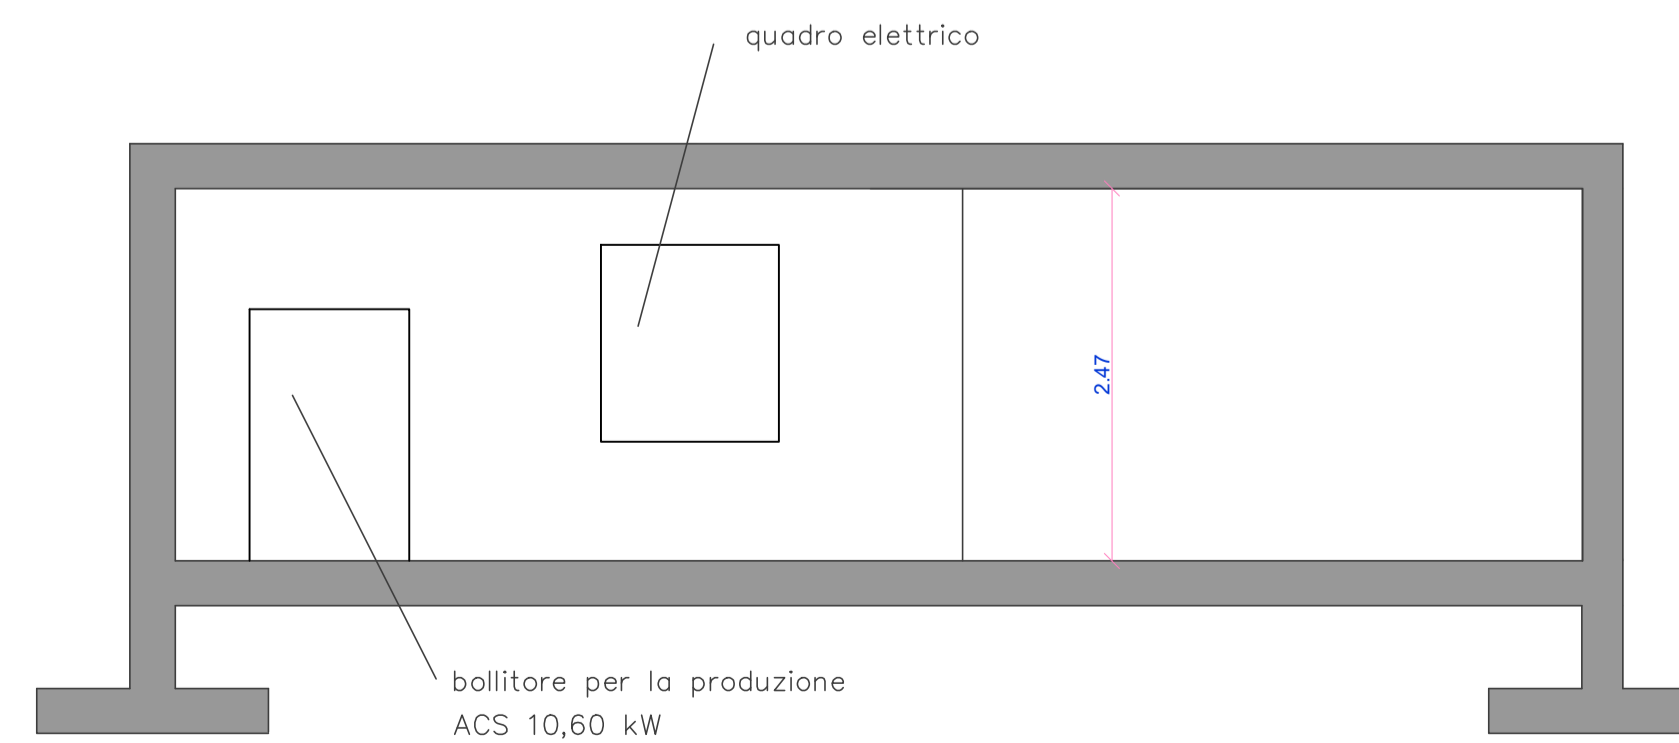

LarioEsco S.r.l. C.so XXV Aprile 74/E, 22036 Erba (CO), Italy  
 C.F. e P.IVA: 03534490135

COMMITTENTE:

COMUNE DI FIGINO SERENZA  
 C.F.e P.IVA 00415540137  
 Via XXV Aprile, 16 - 22060 - Figino Serenza (CO)

PROGETTO ESECUTIVO:  
 PROGETTO DI ADEGUAMENTO ALLA NORMATIVA ANTINCENDIO

UBICAZIONE:  
 VIA RISORGIMENTO, 8, FIGINO SERENZA (CO) - 22060

PROGETTISTA: DOTT. ING. RICCARDO SAVARINO  
 ORDINE DEGLI INGEGNERI DI PAVIA N° 663  
 ALBO M.I. N° 0066300148

OGGETTO:  
 INTERVENTI NECESSARI - PIANTE E SEZIONE CENTRALE TERMICA

SCALA: 1:200 1:50	DATA: 28-11-2018	AGG.: 00/00/0000	TAVOLA <b>A.01</b>
TUTTI I DIRITTI D'AUTORE SONO RISERVATI			